

Intervento di riqualificazione dell' immobile destinato a "Laboratorio Urbano Giovanile" di via Grassi


PO Puglia 2014/2020 Asse IX-Azione 9.14

PROGETTO DEFINITIVO




Nome Elaborato	Num. Elaborato
STATO DI PROGETTO LAYOUT IMPIANTO DI CONDIZIONAMENTO	05
Committente :	Data
Comune di San Donaci	Maggio 2016
Sindaco :	
Sig. Domenico Fina	
Progettista :	
Ufficio Tecnico Comunale	
ing. Arcangelo ARNESANO	

PIANTA PIANO TERRA

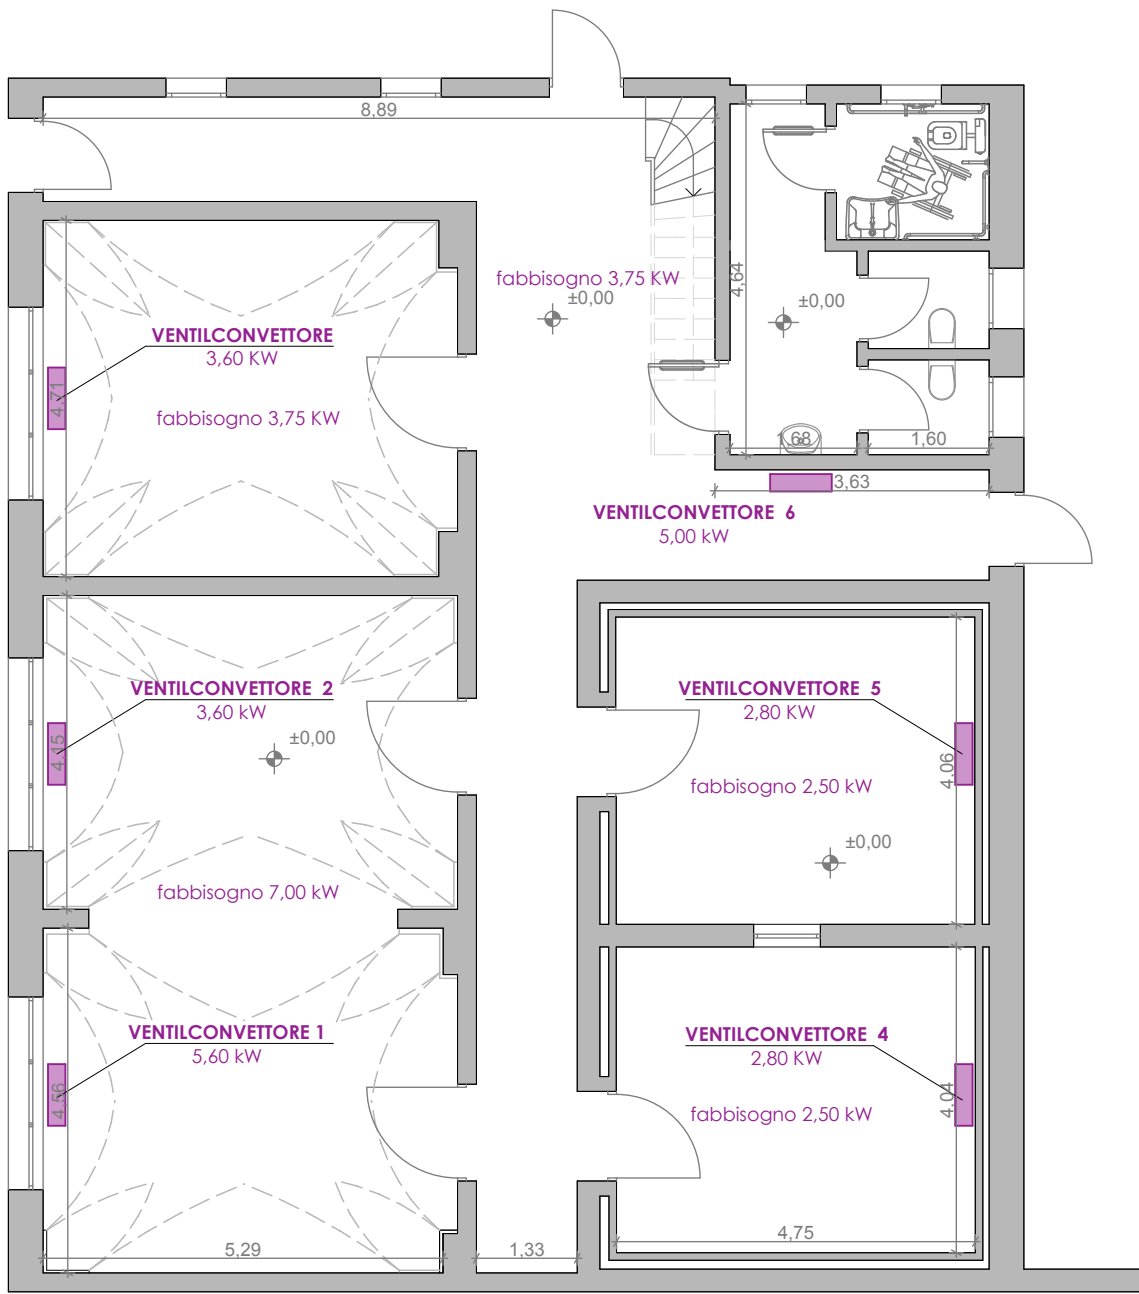


PIANTA COPERTURA

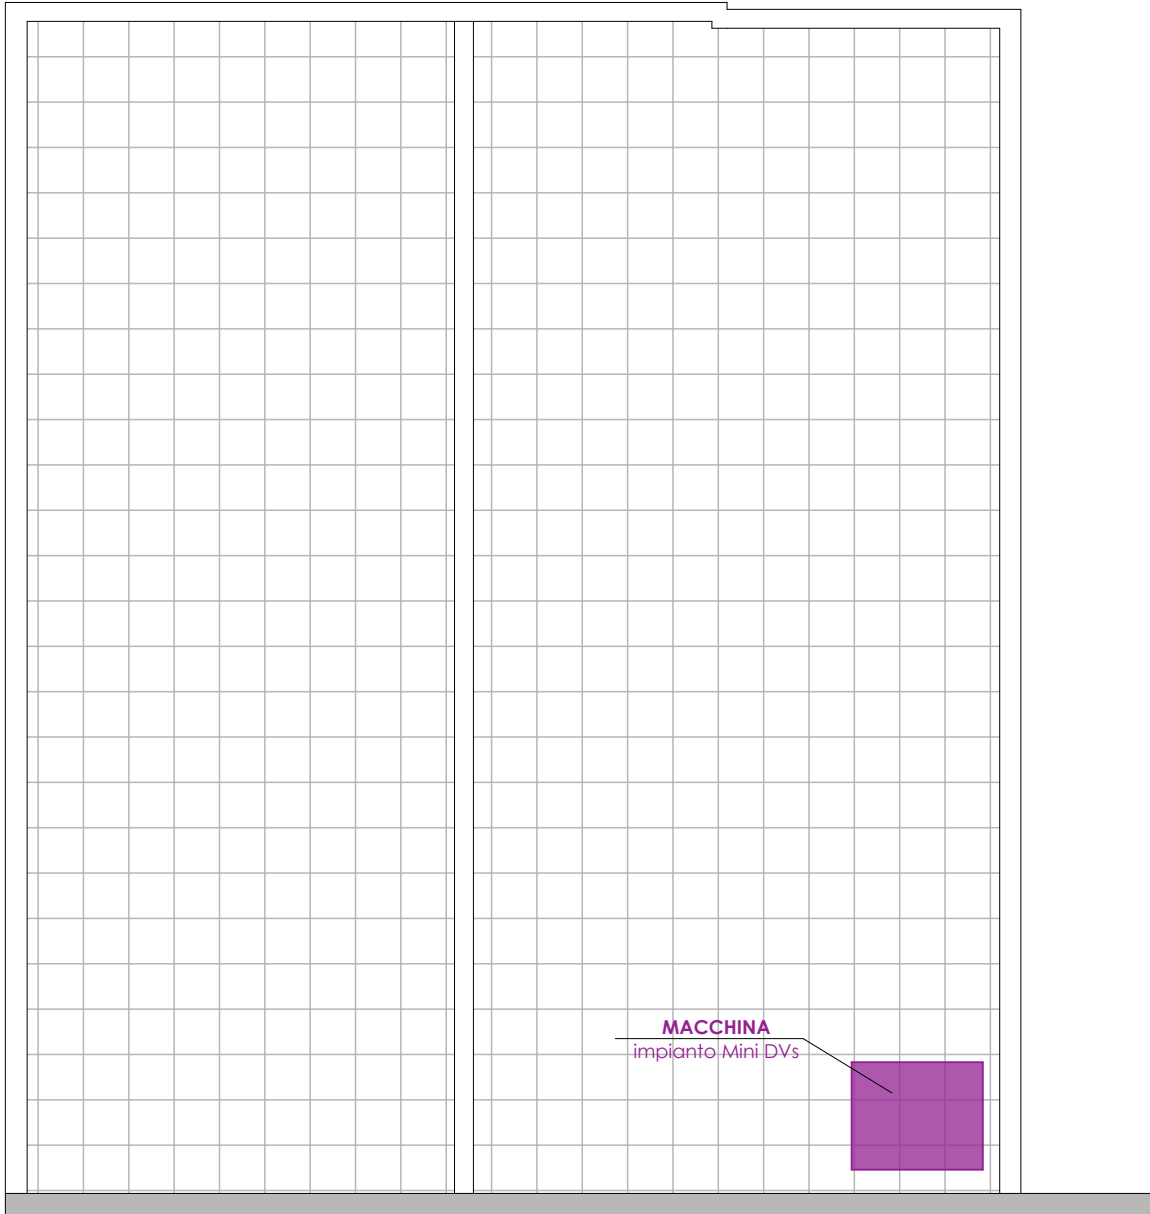

scala 1:100

SCHEMA DELL'IMPIANTO | TUBAZIONE

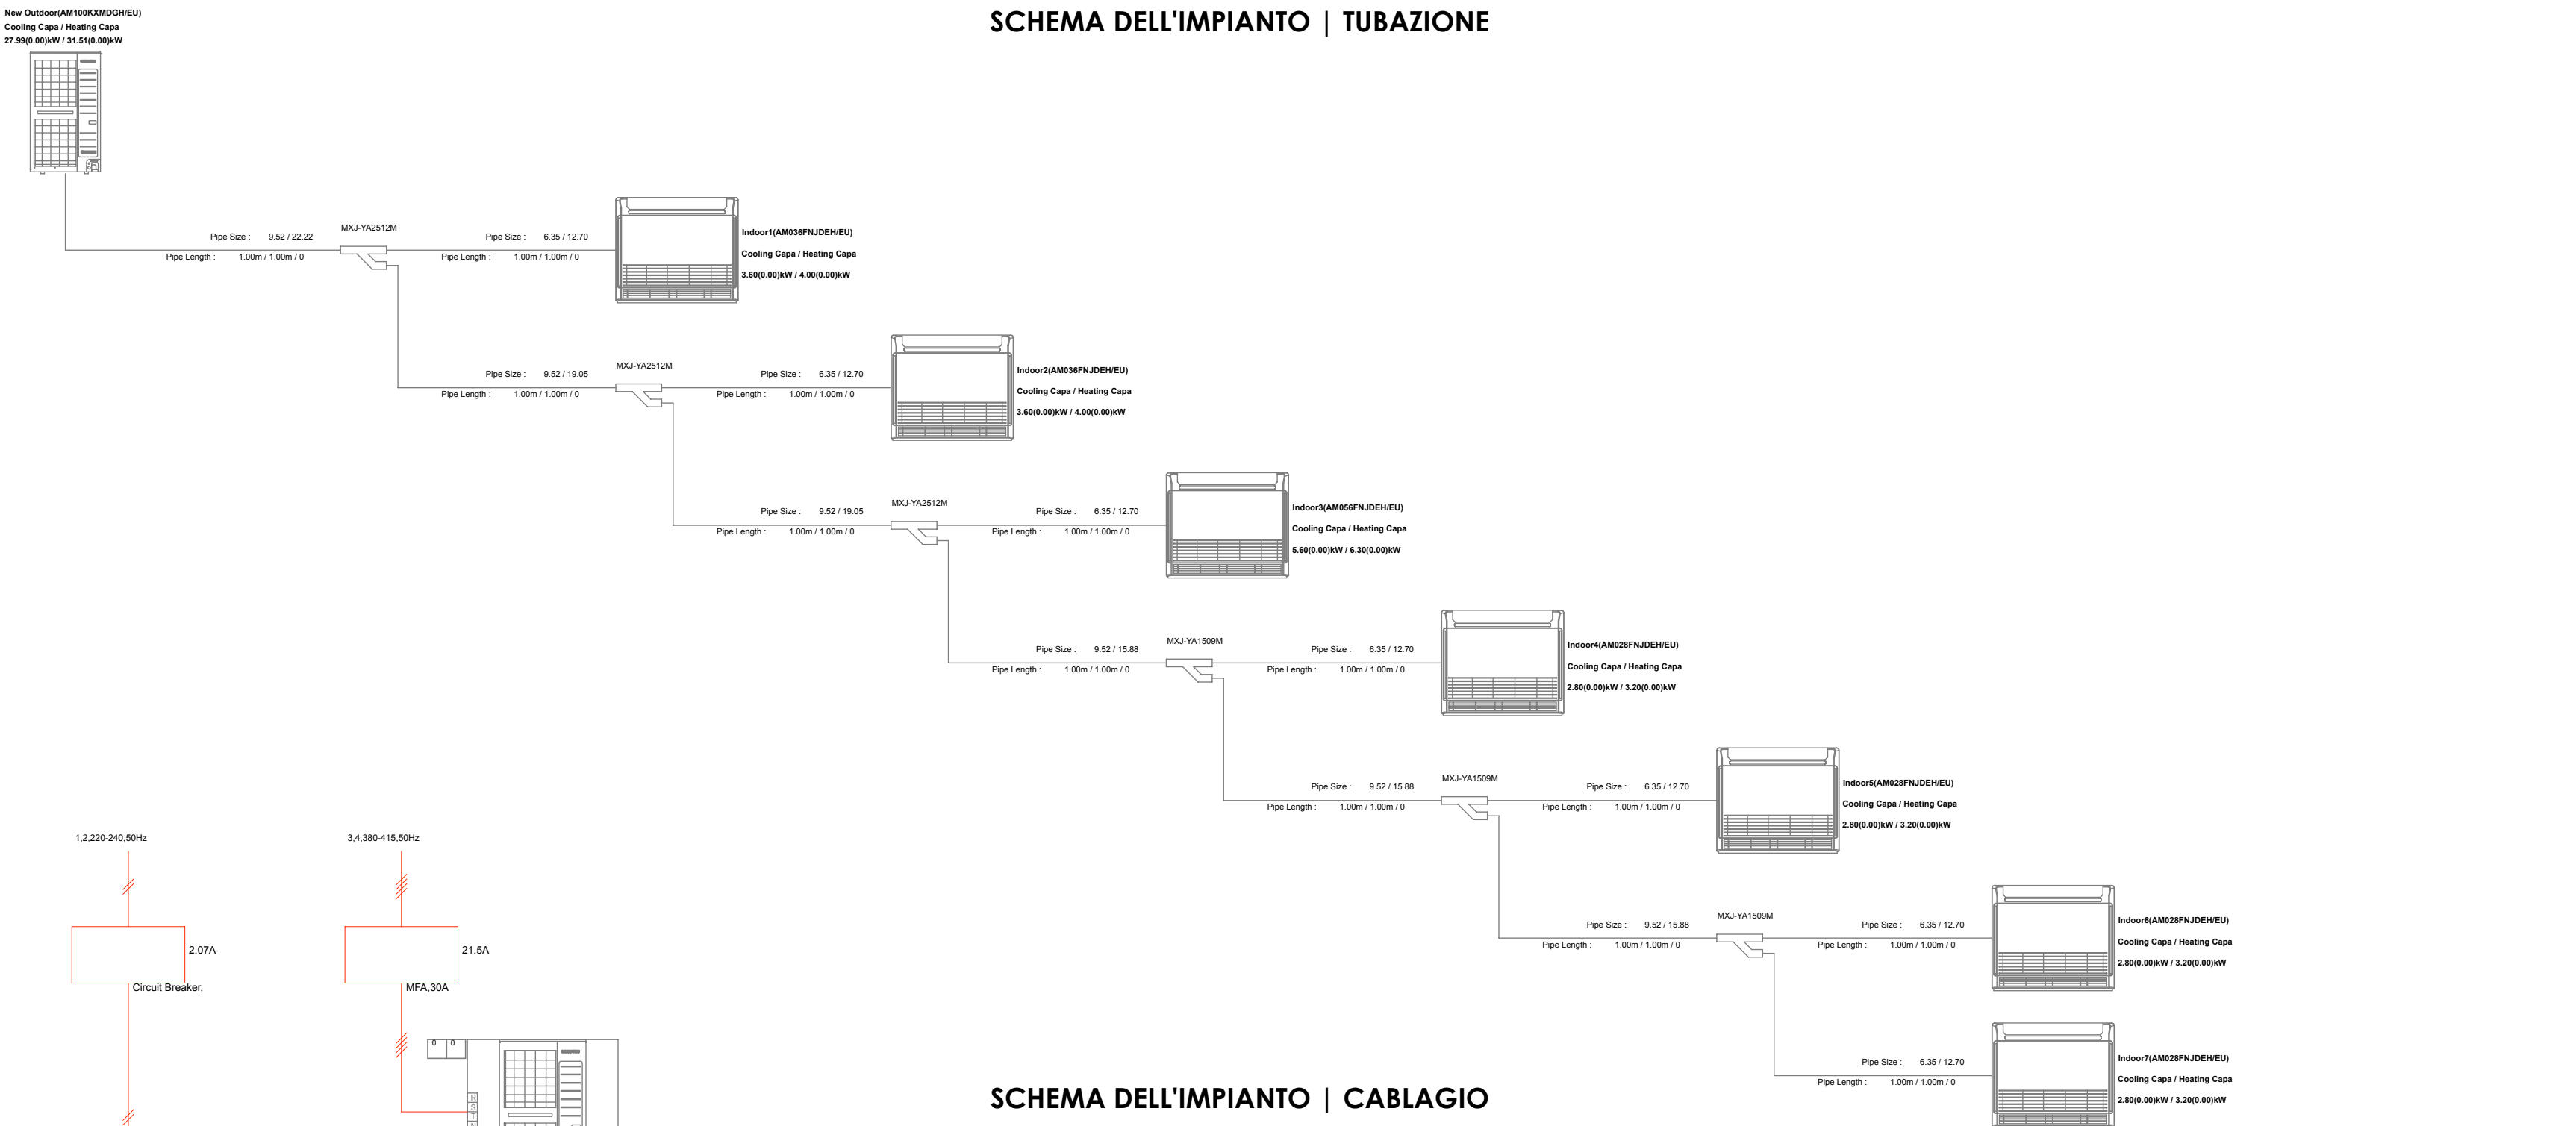

SCHEMA DELL'IMPIANTO | CABLAGGIO

